


# RZUT PIWNIC SKALA 1:100

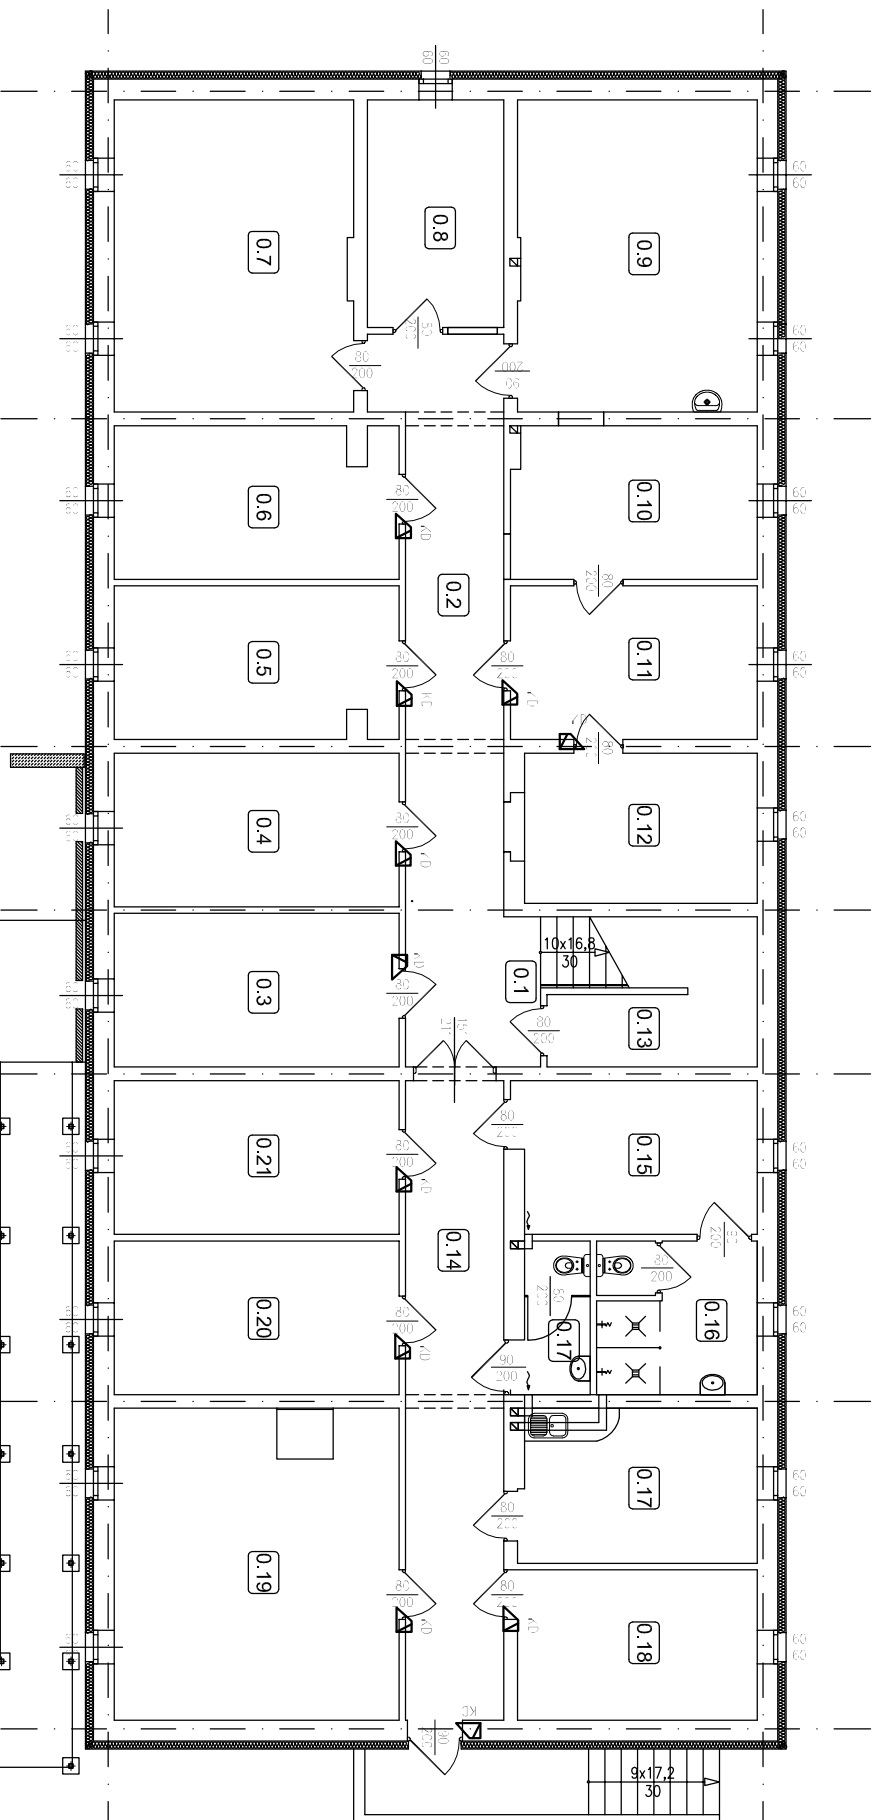

0.1	Kl. schodowa	0.8	Magazyn	0.15	Magazyn
12,80m <sup>2</sup>		10,50m <sup>2</sup>		12,40m <sup>2</sup>	
0.2	Korytarz	0.9	Wyciemnikownia	0.16	Natryski
25,20m <sup>2</sup>		25,20m <sup>2</sup>		12,40m <sup>2</sup>	
0.3	Magazyn	0.10	Pompownia	0.17	WC
14,80m <sup>2</sup>		12,80m <sup>2</sup>		12,40m <sup>2</sup>	
0.4	Magazyn	0.11	Magazyn	0.18	Magazyn
14,80m <sup>2</sup>		12,80m <sup>2</sup>		12,30m <sup>2</sup>	
0.5	Magazyn	0.12	Magazyn	0.19	Magazyn
14,80m <sup>2</sup>		12,20m <sup>2</sup>		29,10m <sup>2</sup>	
0.6	Magazyn	0.13	Pom. gospod.	0.20	Magazyn
14,80m <sup>2</sup>		12,20m <sup>2</sup>		14,80m <sup>2</sup>	
0.7	Magazyn ogólny	0.14	Korytarz	0.21	Magazyn
25,20m <sup>2</sup>		21,20m <sup>2</sup>		14,80m <sup>2</sup>	

Powierzchnia użytkowa razem: 352,30m<sup>2</sup>

▲ kontrola dostępu - sztuć 71

INWESTOR:	Warmi i Mózury Sp. z o.o. Szymony 150, 12-100 Szczepińo		
TEMAT:	Remont i przebudowa budynku nr 8 Szymony dz. nr 860/1		
RYSIKIER:	Schemat systemu kontroli dostępu - piwnica		
IMIĘ I NAZWISKO:	UPRAWNIENIA:	PODSIS:	
PROJEKTOWAŁ:	Bojan Orłowski	1402/PL/89	
SPRACOWAŁ:			
SKALA:	1:100	DATA:	12.2014
BRANŻA:	Elektryczna	NR RYSU:	E-7